


RZUT PIWNIC

1:100

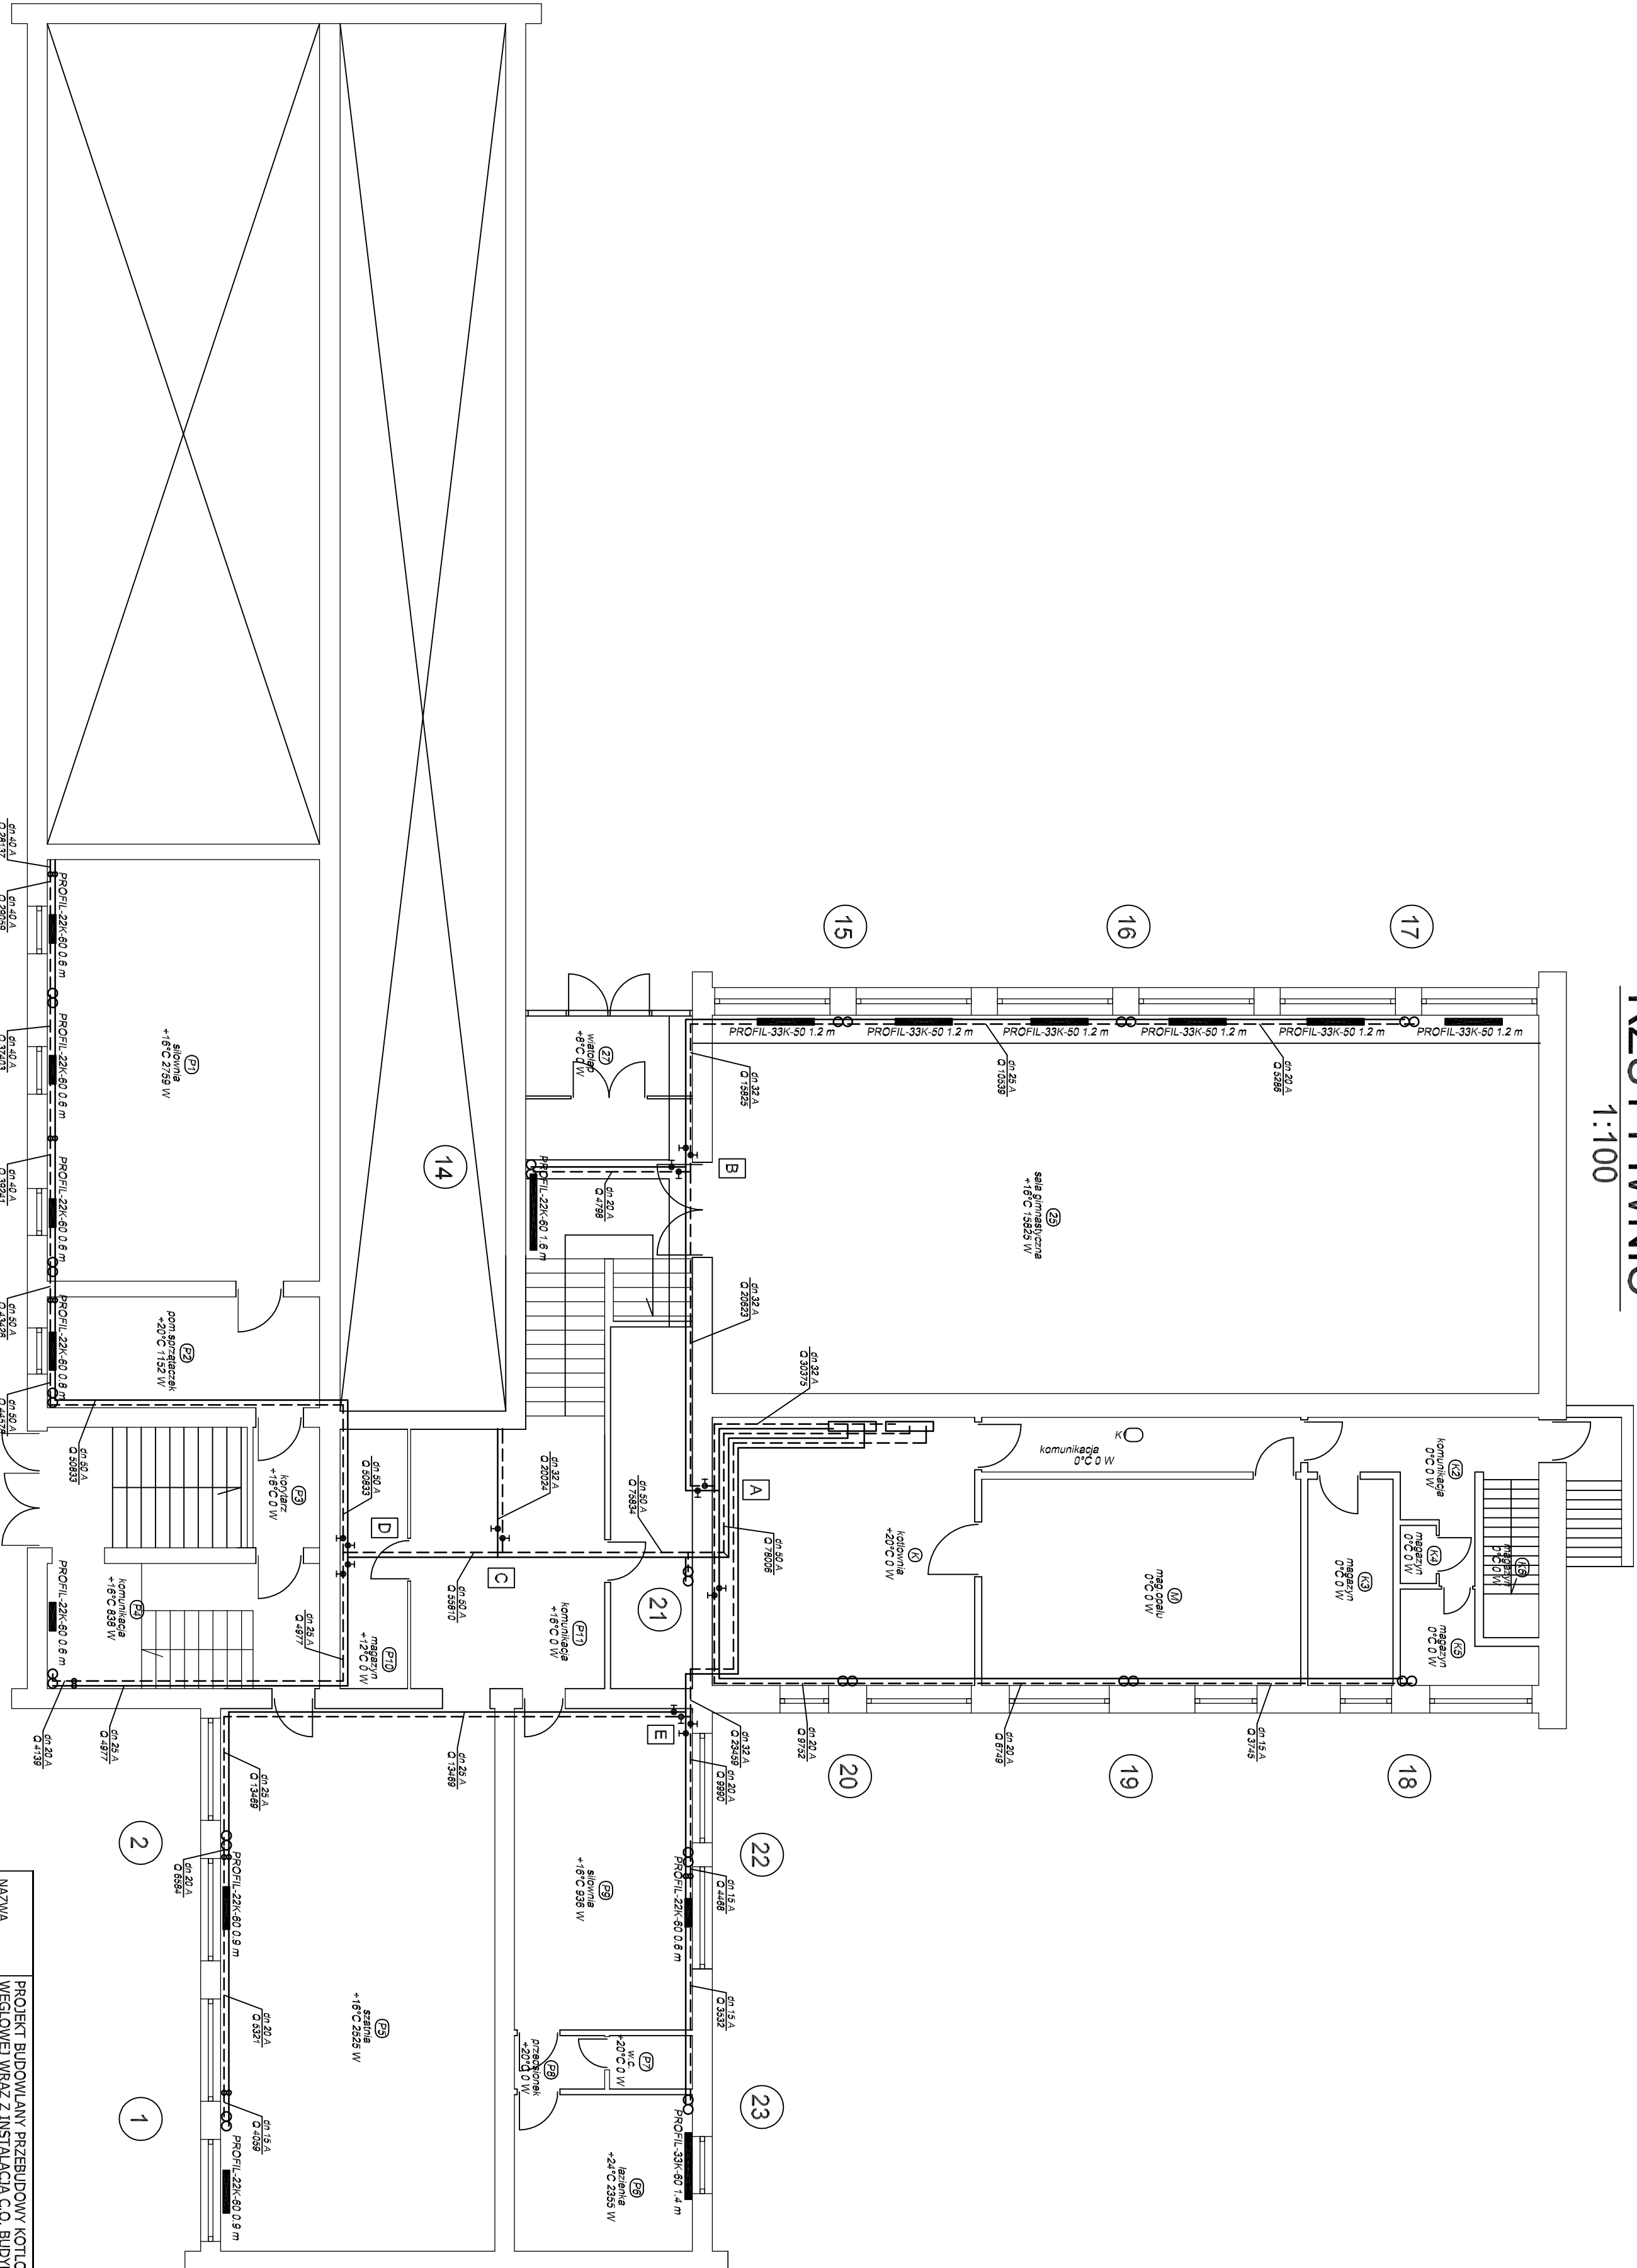

NAZWA OPRACOWANIA		PROJEKT BUDOWLANY PRZEBUDOWY KOTŁOWNI WESPOŁU SZKOŁNO Z INSTALACJĄ C.O. BUDYNKU W ALEKSANDRI	
PRZEDMIOT RYSUNKU	RZUT PIWNIC		SKALA 1:100
OPRACOWAŁ	mgr inż. MAREK NORBERTK		RYS 7
PROJEKTOWAŁ	mgr inż. AGATA MARKOWSKA	nr upr. SK/0945/PW/05/05	DATA 05.06
SPRAWDZIŁ	mgr inż. ZBIGNIEW JARKEWICZ	nr upr. 717/01	DATA 05.06